


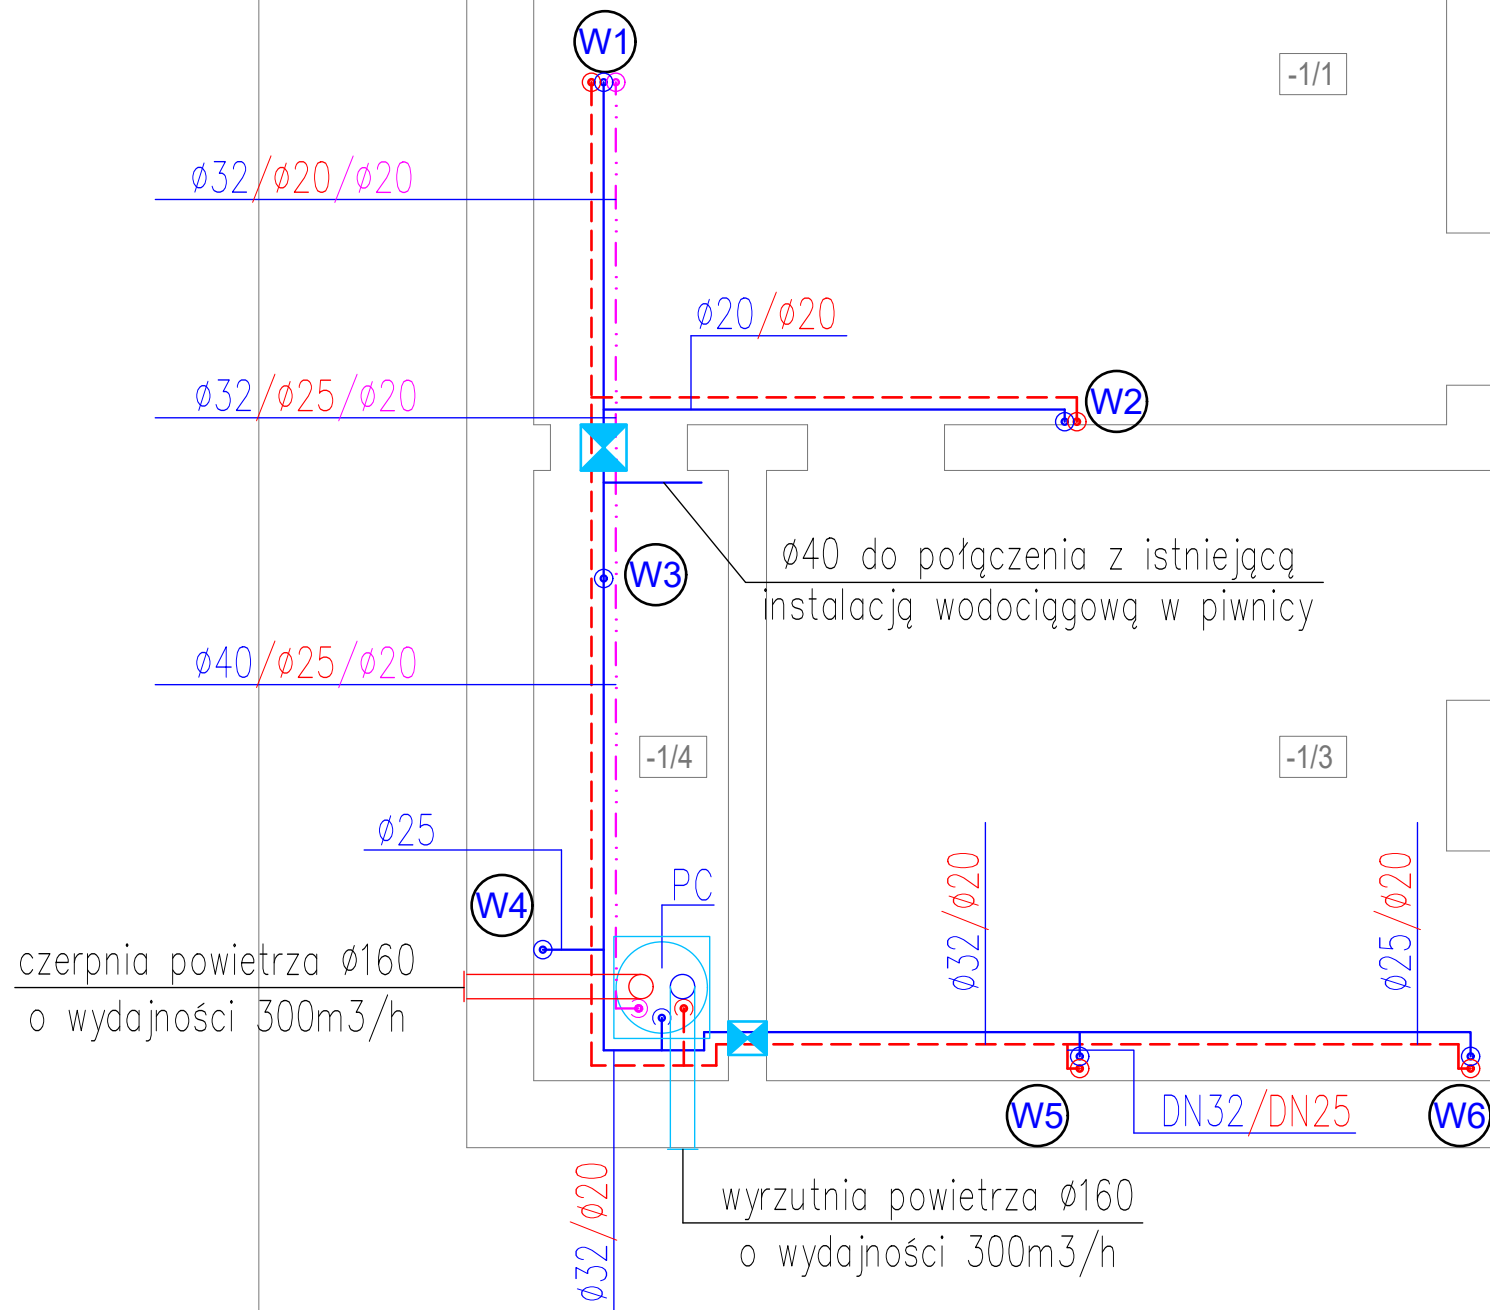

- LEGENDA**
- WODA ZIMNA
 - WODA CIEPŁA
 - WODA CYRKULACJA CIEPŁEJ WODY
 - ZMIANA RZĘDNEJ RUROCIĄGU
 - ZMIANA KIERUNKU RUROCIĄGU W DÓŁ
 - ODGAŁĘZIENIE RUROCIĄGU W DÓŁ
 - OZNACZENIE PIONU INSTALACJI WODOCIĄGOWEJ
 - OZNACZENIE WYMIARU I RZĘDNEJ RUROCIĄGÓW

- ZAWÓR ANTYSKAŻENIOWY TYP:EA
- FILTR SIATKOWY
- WODOMIERZ
- ZAWÓR CYRKULACYJNY TYP: MTCV-A
- PRZEJŚCIE PPOŻ. PRZEZ PRZEGRODY BUDOWLANE
- Zzw – ZAWÓR ZE ZŁĄCZKĄ DO WĘŻA,
- Zzo – ZAWÓR ZE ZŁĄCZKĄ DO WĘŻA NA CELE OGRODOWE

PC – POMA CIEPŁA CIEPŁEJ WODY UŻYTKOWEJ Z MOŻLIWOŚCIĄ GRZANIA WODY POPRZECZ WBUDOWANĄ WĘŻOWNICĘ LUB GRZĄŁKĘ ELEKTRYCZNĄ, ZASOBNIK POJ. 250L, PRZEPŁYW POW. 300M3/H, 230V/50HZ, MOC GRZEWICZA – POMPA 1,6KW, POMPA + GRZĄŁKA 3,6KW, MAX POBÓR MOCY EL. – POMPA 0,6KW, POMPA + GRZĄŁKA 2,6KW

- UWAGI**
- INSTALACJĘ WODY ZIMNEJ WYKONAĆ Z RUR POLIPROPYLENOWYCH PP PN20 ŁĄCZONYCH METODĄ ZGRZEWANIA
 - INSTALACJĘ WODY CIEPŁEJ I CYRKULACJI WYKONAĆ Z RUR POLIPROPYLENOWYCH Z WKŁADKĄ ALUMINIOWĄ PP STABI PN20 ŁĄCZONYCH METODĄ ZGRZEWANIA
 - NALEŻY WYKONAĆ IZOLACJĘ TERMICZNĄ INSTALACJI CIEPŁEJ WODY UŻYTKOWEJ I CYRKULACJI OTULINĄ Z WEŁNY MINERALNEJ ZGODNIE Z DZ.U. Nr 201, Poz. 1239. Z PÓŹNIEJSZYMI ZMIANAMI
 - PRZED ZAWOREM ZE ZŁĄCZKĄ DO WĘŻA, PO STRONIE INSTALACYJNEJ ZAMONTOWAĆ FILTR SIATKOWY I ZAWÓR ANTYSKAŻENIOWY TYP: EA.

NAZWA I ADRES OBIEKTU BUDOWLANEGO		
REMONT I PRZEBUDOWA SANITARIATÓW W SZKOLE W RADZICACH DUŻYCH DZ NR EWID 5555, GMINA DRZEWICA		
JEDNOSTKA PROJEKTOWA		
IKA - KATARZYNA LEWIŃSKA 94-046 ŁÓDŹ, UL. ARMII KRAJOWEJ 68 / 25		
BRANŻA		
INSTALACJE SANITARNE		
NAZWA RYS.	RZUT PIWNIC INSTALACJA WODOCIĄGOWA	DATA 10.2025
PROJEKTANT:	mgr inż. TOMASZ LEWIŃSKI upr. bud. LOD/2548/PWBS/16, instalacje i sieci sanitarne	NR OPRACOWANIA 2543
SPRAWDZAJĄCY:	mgr inż. MARCIN KACZMAREK upr. bud. LOD/2281/PWOS/13, instalacje i sieci sanitarne	FORMAT 297X420
PODPIS		SKALA 1:50
PROJEKT CHRONIONY PRAWEM AUTORSKIM		NR RYS. WO-90
		STR.